

MAPA ZASADNICZA SKALA 1:500

Mapę wykonano w Biurze Geodezyjnej Obsługi Nieruchomości „GEO-MAPA” - Jerzy Zajdlie w Międzychodzie w czerwcu 2007 roku


GEO - MAPA
Jerzy Zajdlie
ul. Strzelecka 8, 64-400 Międzychód
tel. 144(095) 748 45 24, kom. 0801 794 511
fax. 144(095) 748 45 25, REGON 210-528-508

WOJ.: **LUBUSKIE**
POWIAT: **STRZELECKO-DREZDENECKI**
GMINA: **STARE KUROWO**
OBREB: **STARE KUROWO**
ARKUSZ NR: **411.221.0344,0433,0911**
NR DZIAŁKI: **WG ZAKRESU**
NR KS ROB.: **70457**
NR KERG: **399-17/2007**

W oznaczonym zakresie aktualizowana stan na 18-05-2007 r.

Nie wyklucza się istnienia w terenie urządzeń podziemnych nie wykazanych na niniejszej mapie, które nie zostały zgłoszone do geodezyjnej inwentaryzacji.

MAPA MOŻE SŁUżyć DO CELÓW PROJEKTOWYCH

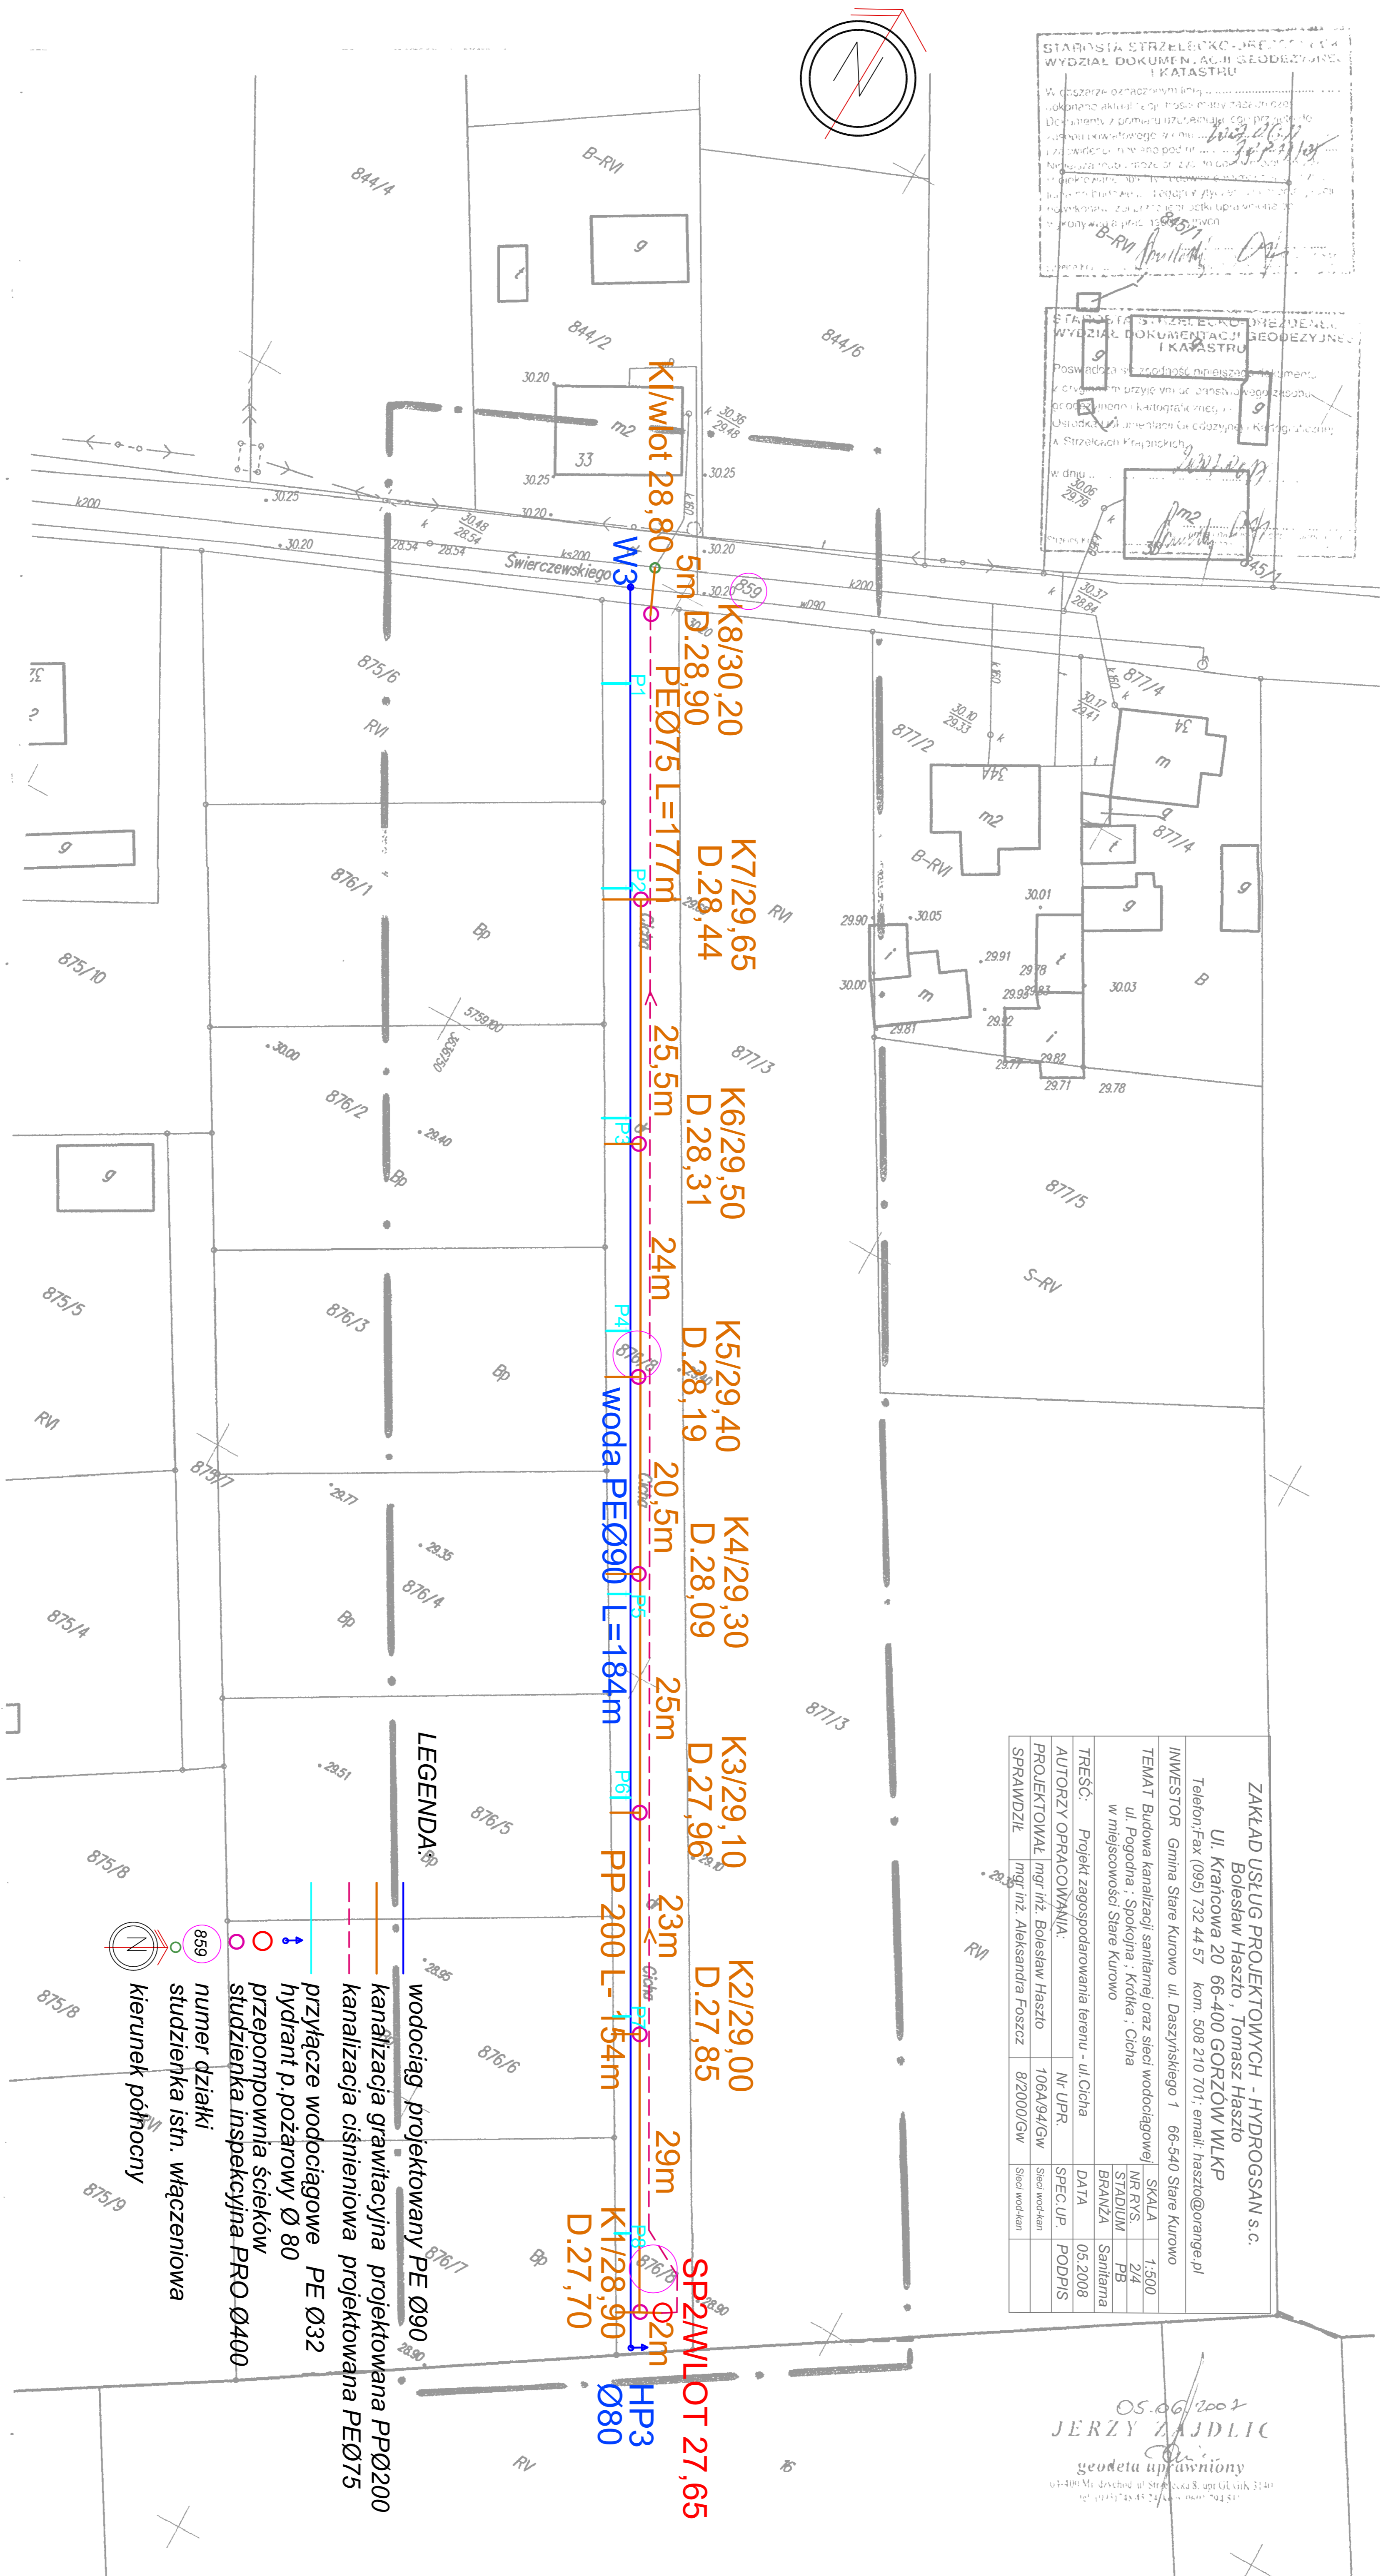

STAROSTA STRZELECKO-DREZDENECKI
WYDZIAŁ DOKUMENTACJI GEODEZYJNEJ I KATASTRU
W. Górecki
Data: 18.05.2007

STAROSTA STRZELECKO-DREZDENECKI
WYDZIAŁ DOKUMENTACJI GEODEZYJNEJ I KATASTRU
Posiadać za zgodą nieistniejącego numeru...
Data: 18.05.2007

LEGENDA
wodociąg projektowany PE Ø90
kanalizacja grawitacyjna projektowana PP Ø200
kanalizacja ciśnieniowa projektowana PE Ø75
przyłącze wodociągowe PE Ø32
hydrant p.pożarowy Ø 80
studzienka inspekcyjna PRO Ø400
numer działki
studzienka istn. włączeniowa
kierunek północny

ZAKŁAD USŁUG PROJEKTOWYCH - HYDROGSAN s.c.		SKALA 1:500	
Bolesław Haszto, Tomasz Haszto		ANR-RYS 2/07	
Ul. Krąpcowa 20 66-400 GORZÓW WL.KP		STACJUM PB	
Telefon/Fax (095) 732 44 57 kom. 508 210 701, email: haszto@orange.pl		BRANŻA: Sanitarna	
INWESTOR: Gmina Stare Kurowo ul. Daszyńskiego 1 66-540 Stare Kurowo		DATA: 05.2008	
TEMAT: Budowa kanalizacji sanitarnej oraz sieci wodociągowej		PODPIS	
ul. Pogonia, Spokojna, Kółka, Cicha w miejscowości Stare Kurowo		DATA: 05.2008	
TREŚĆ: Projekt zagospodarowania terenu - ul.Cicha		SPEC. UP	
AUTORZY OPRAĆ/MIŁA: M. UPR. 106494/GW		SPEC. UP	
PROJEKTOWAŁ: Inż. Rysz. Bolesław Haszto		SPEC. UP	
SPRAWDZIŁ: Inż. Rysz. Aleksandra Foszcz		SPEC. UP	
82000/GW		SPEC. UP	
Słowo wstępne		SPEC. UP	

05.06/2007
JERZY ZAJDLIC
geodeta uprawniony
ul. Strzelecka 8, 64-400 Międzychód
tel. 144(095) 748 45 24, kom. 0801 794 511
fax. 144(095) 748 45 25, REGON 210-528-508