


RZUT DACHU - PROJEKT  
SKALA 1:50

rura spustowa 100mm

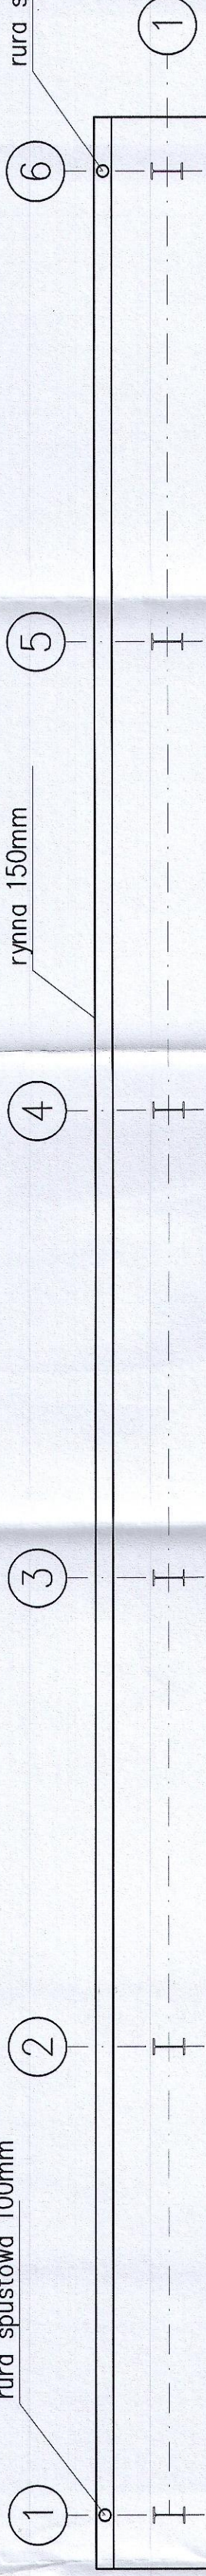

ryzna 150mm

④

③

②

①

rura spustowa 100mm

rura spustowa 100mm

ryzna 150mm

②

rura spustowa 100mm

PROJEKT  
Jakub Marczaj  
66-500 Strzelce Kraj. ul. Wodociągowa 2B  
tel. 095 7611 531; 501 035 036  
email: biuro@jmrprojekt.pl  
www.jmrprojekt.pl

Projektował: mgr inż. arch. Jacek Kramer upr. nr OKK/UpB/13/2005	Podpis 
Projektował: inż. Marian Susznilo upr. nr LUKG/0025/POOK/04	
Opracował: mgr inż. Wojciech Dymek	

Obiekt:  
Modernizacja oczyszczalni ścieków wraz z budową  
wiaty nad poletkami osadowymi i stacji odwadniania  
osadu wraz z niezbędną infrastrukturą  
Włocławek, ul. Szwajcarska 10  
16-500 STRZELCE KRAJ.

Adres inwestycji:  
Obiekt Stare Kurowo  
dz. nr 448, 450, 452/3  
66-540 Stare Kurowo

Rysunek:  
Skala: 1:50  
Miejsce i data:  
Strzelce Krajeńskie 31.12.2015 r.

Nr rys.:  
K-3  
Proj. nr: