

LUBUSKA OKRĘGOWA IZBA
INŻYNIERÓW BUDOWNICTWA
w Gorzowie Wlkp.
Okręgowa Komisja Kwalifikacyjna
sygn. akt. LBS/OKK/0054/0008/07

Gorzów Wlkp. 01-06-2007 r.

DECYZJA

Na podstawie art. 24 ust. 1 pkt 2 ustawy z dnia 15 grudnia 2000r. o samorządach zawodowych architektów, inżynierów budownictwa oraz urbanistów (*Dz. U. z 2001 r. Nr 5 poz. 42 z późn. zm.*) i art. 12 ust. 3, art. 13 ust.1 pkt 1 i 2, art. 14, ust.1, pkt 4 ustawy z dnia 07 lipca 1994r. Prawo budowlane (*tekst jednolity: Dz. U. z 2006 r. Nr 156, poz. 1118.*) oraz § 12 pkt 1 rozporządzenia Ministra Transportu i Budownictwa z dnia 28 kwietnia 2006 r. w sprawie samodzielnych funkcji technicznych w budownictwie (*Dz. U. Nr 83 poz. 578*).

Okręgowa Komisja Kwalifikacyjna
n a d a j e

Panu **Jakubowi MAŃDZIŃ**
magistrowi inżynierowi –inżynieria środowiska
urodzonemu 09 sierpnia 1977r. w Gorzowie Wlkp.

UPRAWNIENIA BUDOWLANE
numer ewidencyjny LBS/0010/PWOS/07

do projektowania i kierowania robotami budowlanymi bez ograniczeń
w specjalności instalacyjnej w zakresie sieci, instalacji i urządzeń cieplnych,
wentylacyjnych, gazowych, wodociągowych i kanalizacyjnych

UZASADNIENIE

W związku z uwzględnieniem w całości żądania strony na podstawie art. 107 § 4 Kpa odstępuje się od uzasadnienia decyzji. Zakres uprawnień podany jest na odwrocie.

Pouczenie

Od niniejszej decyzji służy odwołanie do Krajowej Komisji Kwalifikacyjnej Polskiej Izby Inżynierów Budownictwa w Warszawie, za pośrednictwem Okręgowej Komisji Kwalifikacyjnej Lubuskiej Okręgowej Izby Inżynierów Budownictwa w Gorzowie Wlkp. w terminie 14 dni od daty jej doręczenia

Członkowie Składu Orzekającego



Pieczęć okrągła

1. Marek PUCHALSKI
2. Emilia KUCHARCZYK
3. Jerzy MIŃCZYK

**Szczegółowy zakres uprawnień
do projektowania kierowania robotami budowlanymi bez ograniczeń
w specjalności instalacyjnej w zakresie sieci, instalacji i urządzeń cieplnych,
wentylacyjnych, gazowych, wodociągowych i kanalizacyjnych**

1. Na mocy art. 12 ust. 1 pkt 1-5, art. 13 ust. 3 i 4 ustawy – Prawo budowlane, w zakresie objętym wyżej wymienioną specjalnością, niniejsze uprawnienia stanowią podstawę do:
 - a) Projektowanie, sprawdzanie projektów architektoniczno-budowlanych i sprawowanie nadzoru autorskiego;
 - b) Kierowania budową lub innymi robotami budowlanymi;
 - c) Kierowania wytwarzaniem konstrukcyjnych elementów budowlanych oraz nadzoru i kontroli technicznej wytwarzania tych elementów;
 - d) Wykonywania nadzoru inwestorskiego;
 - e) Sprawowania kontroli technicznej utrzymania obiektów budowlanych;

2. Na podstawie § 23 ust. 1 rozporządzenia Ministra Transportu i Budownictwa z dnia 28 kwietnia 2006 r. w sprawie samodzielnych funkcji technicznych w budownictwie, uprawnienia budowlane w specjalności instalacyjnej w zakresie sieci, instalacji i urządzeń cieplnych, wentylacyjnych, gazowych, wodociągowych i kanalizacyjnych bez ograniczeń uprawniają do projektowania obiektu budowlanego i kierowania robotami budowlanymi związanymi z obiektem budowlanym takim jak:
 - sieci, instalacje cieplne, wentylacyjne, gazowe, wodociągowe i kanalizacyjne z doбором właściwych urządzeń w projekcie budowlanym oraz ich instalowaniem w procesie budowy lub remontu.

PRZEWODNICZĄCY
OKRĘGOWEJ KOMISJI KWALIFIKACYJNEJ
Lubuskiej Okręgowej Izby Inżynierów Budownictwa
mgr inż. Marek Puchalski

Otrzymują:

1. Pan Jakub MAŃDZIŃ
zam. 66-542 Zwierzyn, ul. Wiejska 6/2
2. Okręgowa Rada Izby w/m
3. Główny Inspektor Nadzoru Budowlanego-Warszawa
4. aa.



P O L S K A
I Z B A
I N Ż Y N I E R Ó W
B U D O W N I C T W A

Zaświadczenie

o numerze weryfikacyjnym:

LBS-XHE-FVY-WYJ *

Pan Jakub Mańdzij o numerze ewidencyjnym LBS/IS/0154/07
adres zamieszkania ul. Kolonia Kolejowa 53c, 66-542 Górki Noteckie
jest członkiem Lubuskiej Okręgowej Izby Inżynierów Budownictwa i posiada wymagane
ubezpieczenie od odpowiedzialności cywilnej.
Niniejsze zaświadczenie jest ważne od 2020-09-01 do 2021-08-31.

Zaświadczenie zostało wygenerowane elektronicznie i opatrzone bezpiecznym podpisem elektronicznym
weryfikowanym przy pomocy ważnego kwalifikowanego certyfikatu w dniu 2020-08-10 roku przez:


Ewa Bosa, Przewodniczący Rady Lubuskiej Okręgowej Izby Inżynierów Budownictwa.

(Zgodnie art. 5 ust 2 ustawy z dnia 18 września 2001 r. o podpisie elektronicznym (Dz. U. 2001 Nr 130 poz. 1450) dane w postaci
elektronicznej opatrzone bezpiecznym podpisem elektronicznym weryfikowanym przy pomocy ważnego kwalifikowanego certyfikatu są
równoważne pod względem skutków prawnych dokumentom opatrzonym podpisami własnoręcznymi.)

* Weryfikację poprawności danych w niniejszym zaświadczeniu można sprawdzić za pomocą numeru weryfikacyjnego zaświadczenia na
stronie Polskiej Izby Inżynierów Budownictwa www.piib.org.pl lub kontaktując się z biurem właściwej Okręgowej Izby Inżynierów
Budownictwa.


CZEŚĆ RYSUNKOWA

INWENTARYZACJA

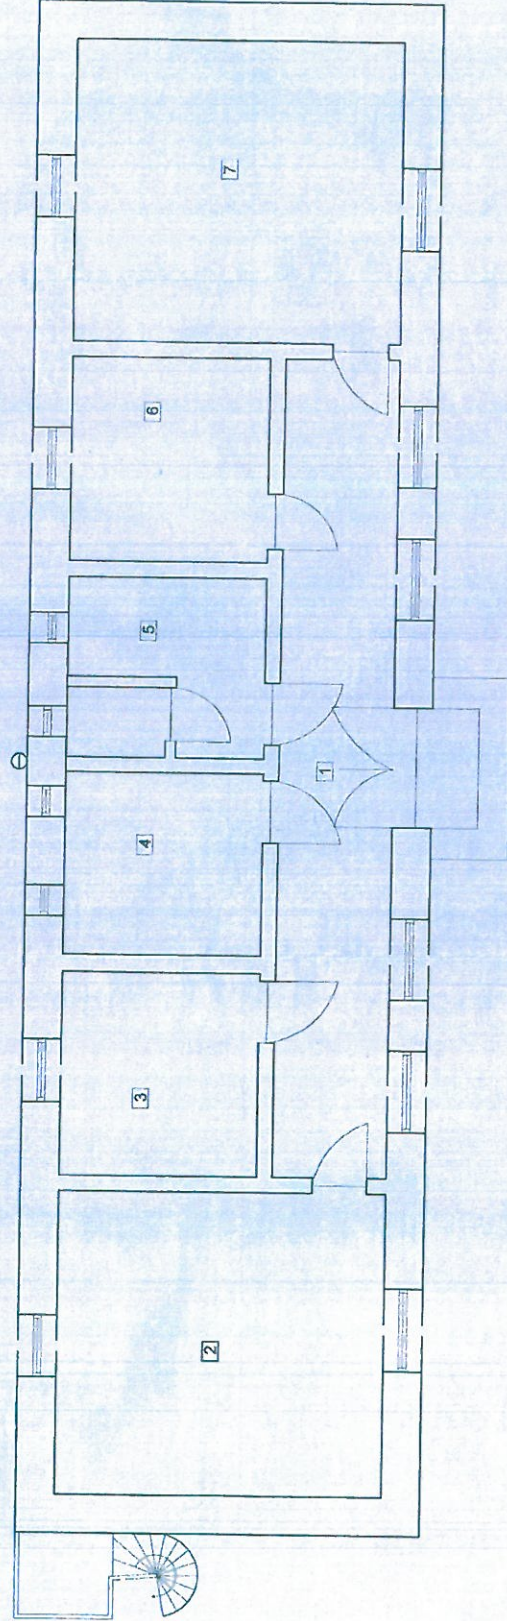

RZUT POMIESZCZEŃ
-INWENTARYZACJA-
SKALA 1:50

Nr	Opis pomieszczenia	Wzrost	Wymiary (szerokość x głębokość)
1	KUCHENIA	1,86m	4,22m x 2,7m
2	KUCHENIA	1,86m	4,22m x 2,7m
3	OPISOWOBIURO	1,86m	14,98m x 2,7m
4	OPISOWOBIURO	1,86m	14,98m x 2,7m
5	OPISOWOBIURO	1,86m	14,98m x 2,7m
6	OPISOWOBIURO	1,86m	14,98m x 2,7m
7	OPISOWOBIURO	1,86m	14,98m x 2,7m


PRACOWNIA ARCHYTEKTURALNA I PROJEKTOWA
 ul. Wolności 2B
 01-668 Warszawa
 www.pap.pl

Autor projektu: mgr inż. Jacek Mielicki
 mgr inż. Jacek Mielicki
 Wydział Inżynierii Budowlanej i Technicznej
 Politechniki Warszawskiej
 Al. Powiśle 11/13, 01-950 Warszawa
 www.pw.edu.pl


Opracowała: inż. Pamela Łachiewicz

Obiekt: Remont kuchyni w sali sportowej
 ul. Służby Turystyki

Stan: P.B.
 Data: P.B.


Tytuł: rzut pomieszczeń - inwentaryzacja
 Data: 30 MAR 2021
 Kierownik: P.B.

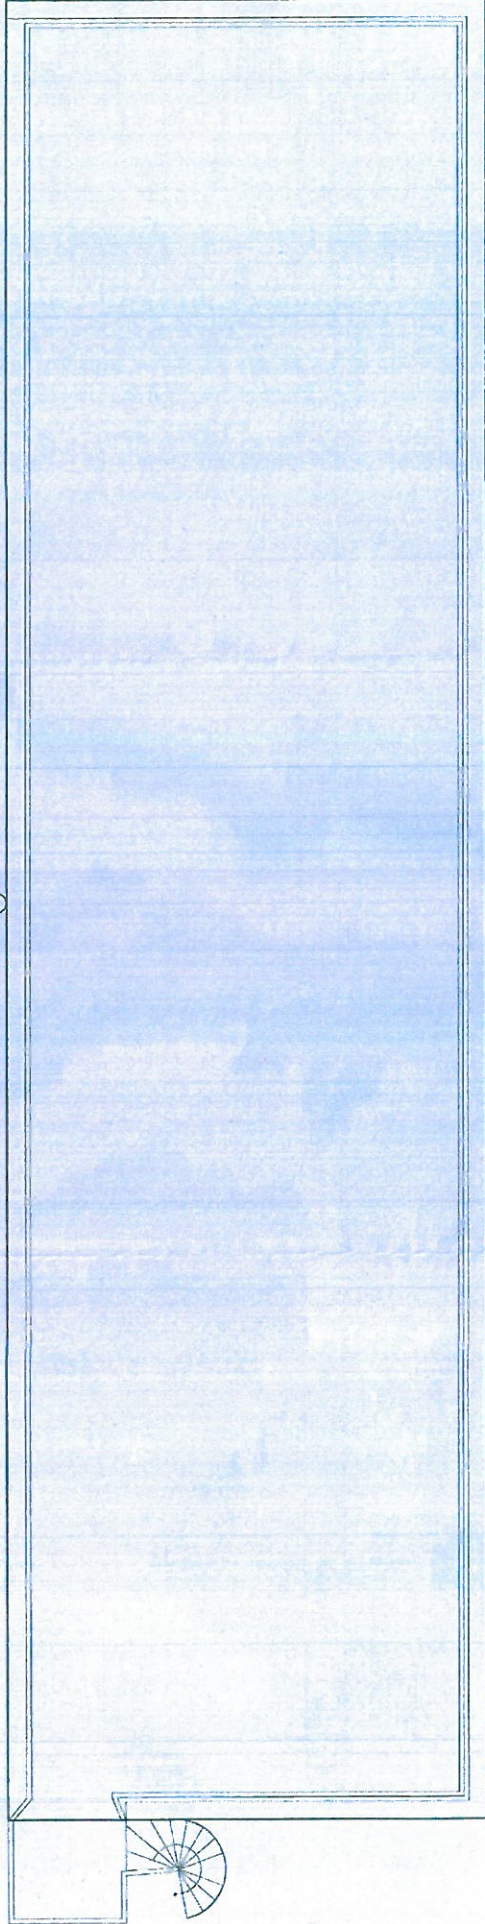

RZUT DACHU
-INWENTARYZACJA-
SKALA 1:50




		Jakub Miodziński 66-500 Strzelce Kraje, ul. Wesołogowa 2B tel. 085 7611 531; 501 036 036 email: biuro@jmiProjekt.pl www.jmiProjekt.pl	
Autor projektu: mgr inż. Jakub Miodziński <small>kompleksowe usługi architektoniczne w zakresie: architektury, inżynierii projektowej, kosztorysowania i nadzoru inwestycyjnego</small>		Podpis: 	
Opracowała: inż. Pamela Łądziewska		Stadium: P.B.	
Obiekt: Remont budynku szatni sportowej w Słanym Kurowie		Branża:	
Adres inwestycji: m. Słany Kurów ul. Wesołogowa 66-500 Strzelce Kraje		Inwestor: Gimnazjum Korona ul. Wesołogowa 66-500 Strzelce Kraje	
Ryzyko: rzut dachu - inwentaryzacja		Nr rys.: J-2	
Skala: 1:50		Miejsce rys.: Strzelce Kraje	
		Prog. nr: 30 MAR. 2021	

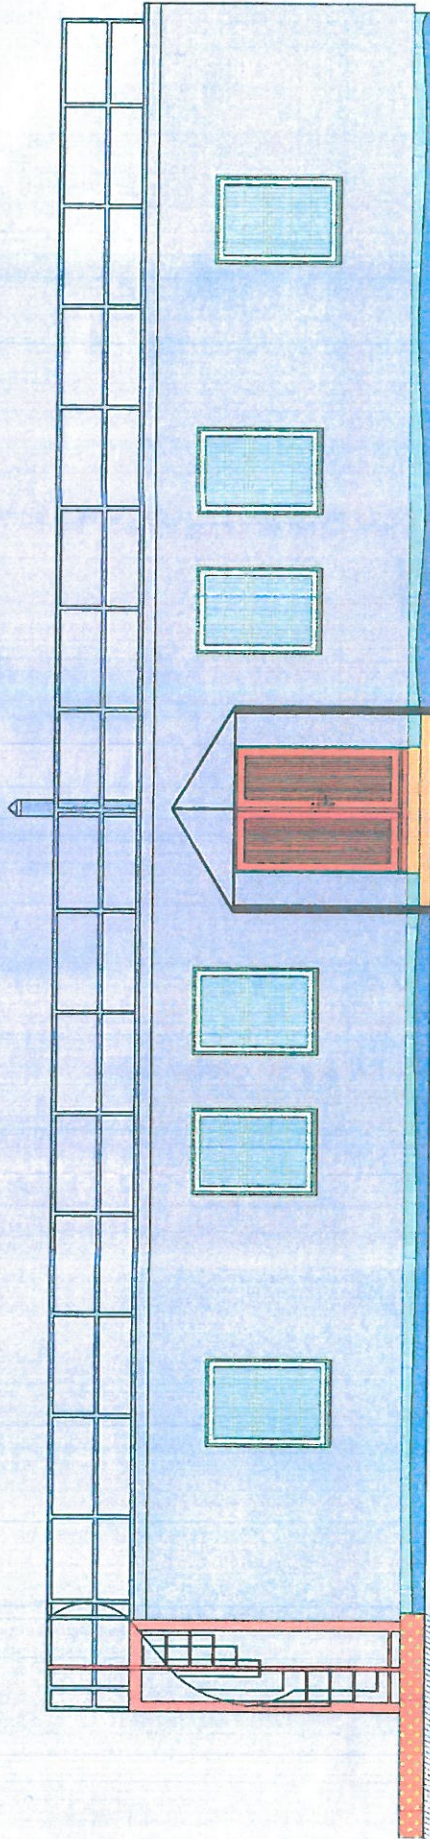
 
ELEWACJA FRONTOWA
-INWENTARYZACJA-
SKALA 1:50




 Jurek Mienisz 64-500 Strzelce ul. 111 601 601 603 603 email: jurek@mp-projekt.pl www: mp-projekt.pl	
Autor projektu: mgr inż. Jurek Mienisz <small>opracowanie techniczne na podstawie projektu wykonanego w 2011 roku, zgodnie z przepisami o ochronie praw autorskich i prawach pokrewnych, w tym o ochronie przed nieuprawnionym udostępnianiem utworów objętych ochroną prawną.</small>	Podpis: 
Opracowała: inż. Pamela Lachniewska	P.B.
Obiekt: Remont budynku szatni sportowej w Starym Kurowie	Stadium
Inwestor: Zakład Inwestycji ul. Stara Kurowa ul. Białostocka 1 64-500 Strzelce	P.B.
Ryzykant: elewacja frontowa - inwentaryzacja	Nr op. 1-3
Skala: 1:50	Data: 30 MAR. 2012 r.


ELEWACJE BOCZNE
-INWENTARYZACJA-
SKALA 1:50

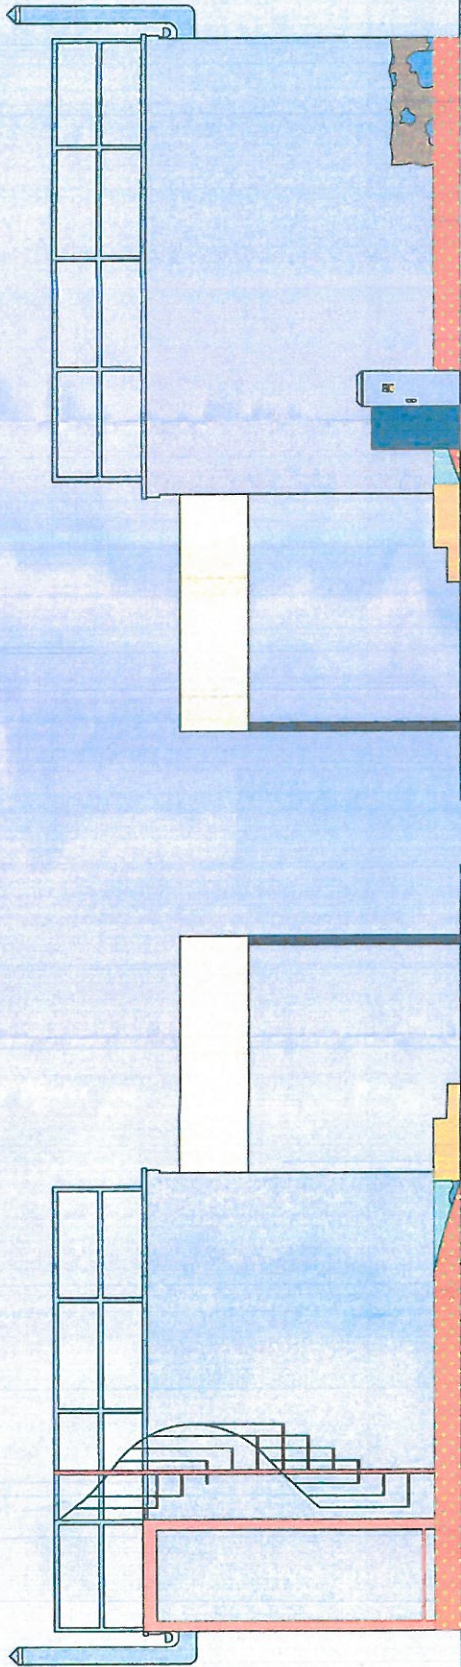

 PROJEKT		Jakub Mielniczy 09-500 Strzebia Kraj, ul. Wodociągowe 2B tel. 091 781 1331, 601 038 030 www.jmprojekt.pl	
Autorka projektu: mgr inż. Jakub Mielniczy Kierownik Biura Projektów Architektonicznych i Inżynierskich ul. Dąbrowskiego 1, 09-500 Strzebia Kraj tel. 091 781 1331, 601 038 030 www.jmprojekt.pl		Pełniący: 	
Opracowała: inż. Pamela Łachniewska		Stanowisko: P.B.	
Opis: Remont budynku szpitali sportowej w Strzebie Kujawie		Skala: 1:50	
Adres inwestycji: Gmina Strzebia Kujawy ul. Dąbrowskiego 1 09-500 Strzebia Kraj		Wzrost: 1/4	
Temat: elewacje boczne - inwentaryzacja		Data: 30 MAR. 2021	
Skala: 1:50		Projektant: Mielniczy Jakub Strzebia Kujawie	


ELEWACJA TYLNA
-INWENTARYZACJA-
SKALA 1:50

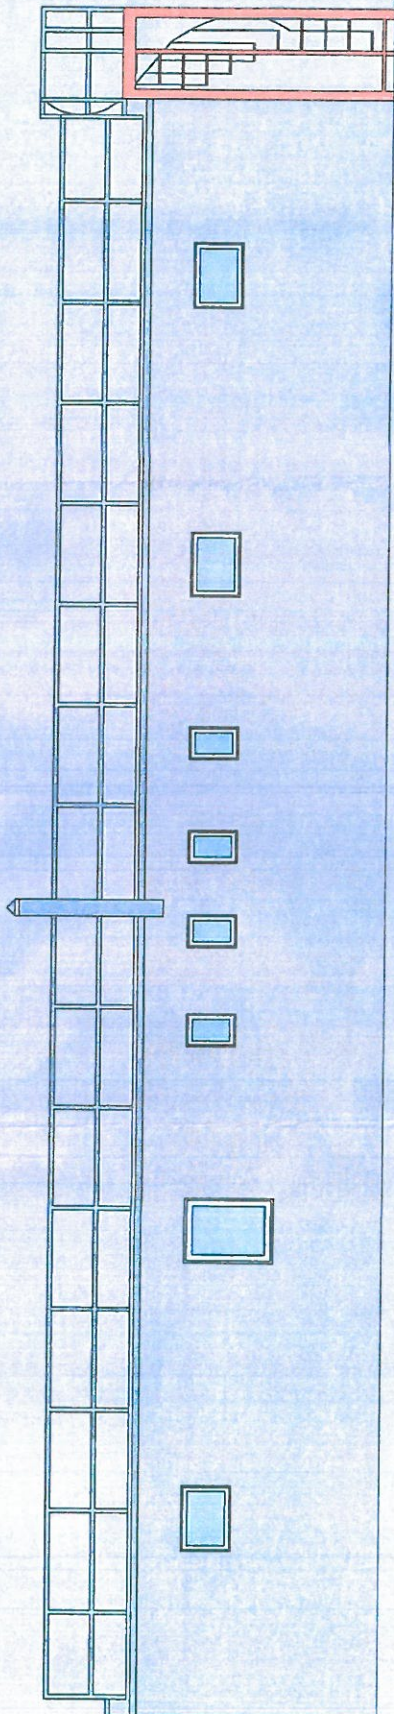

<p>Projekt</p> <p>Projekt</p>	
<p>Jakub Mianczy 65-500 Strzelica Kraja, ul. Wołoszowska 2B tel. 71 73 10 10 10 e-mail: biuro@projekt.pl www.projekt.pl</p>	
<p>Autor projektu:</p> <p>mgr inż. Jakub Mianczy ul. Wołoszowska 2B 65-500 Strzelica Kraja tel. 71 73 10 10 10 e-mail: biuro@projekt.pl www.projekt.pl</p>	<p>Podpis:</p> 
<p>Opracowała:</p> <p>inż. Pamela Łazniewska</p>	
<p>Obiekt:</p> <p>Remont budynku szpitali społecznej w Sławnym Kurwowie</p>	<p>Budowni:</p> <p>P.B.</p>
<p>Adres inwestycji:</p> <p>ul. Wołoszowska 2B 65-500 Strzelica Kraja</p>	<p>Projektant:</p> <p>ul. Wołoszowska 2B 65-500 Strzelica Kraja</p>
<p>Skala:</p> <p>1:50</p>	<p>Wzrost:</p> <p>elewacja tylna - inwentaryzacja</p> <p>1:50</p>
<p>Wzrost:</p> <p>1:50</p>	<p>Wzrost:</p> <p>30 MAR 2023</p>

RZUT POMIESZCZEŃ
-PROJEKT-
SKALA 1:50

PROJEKT

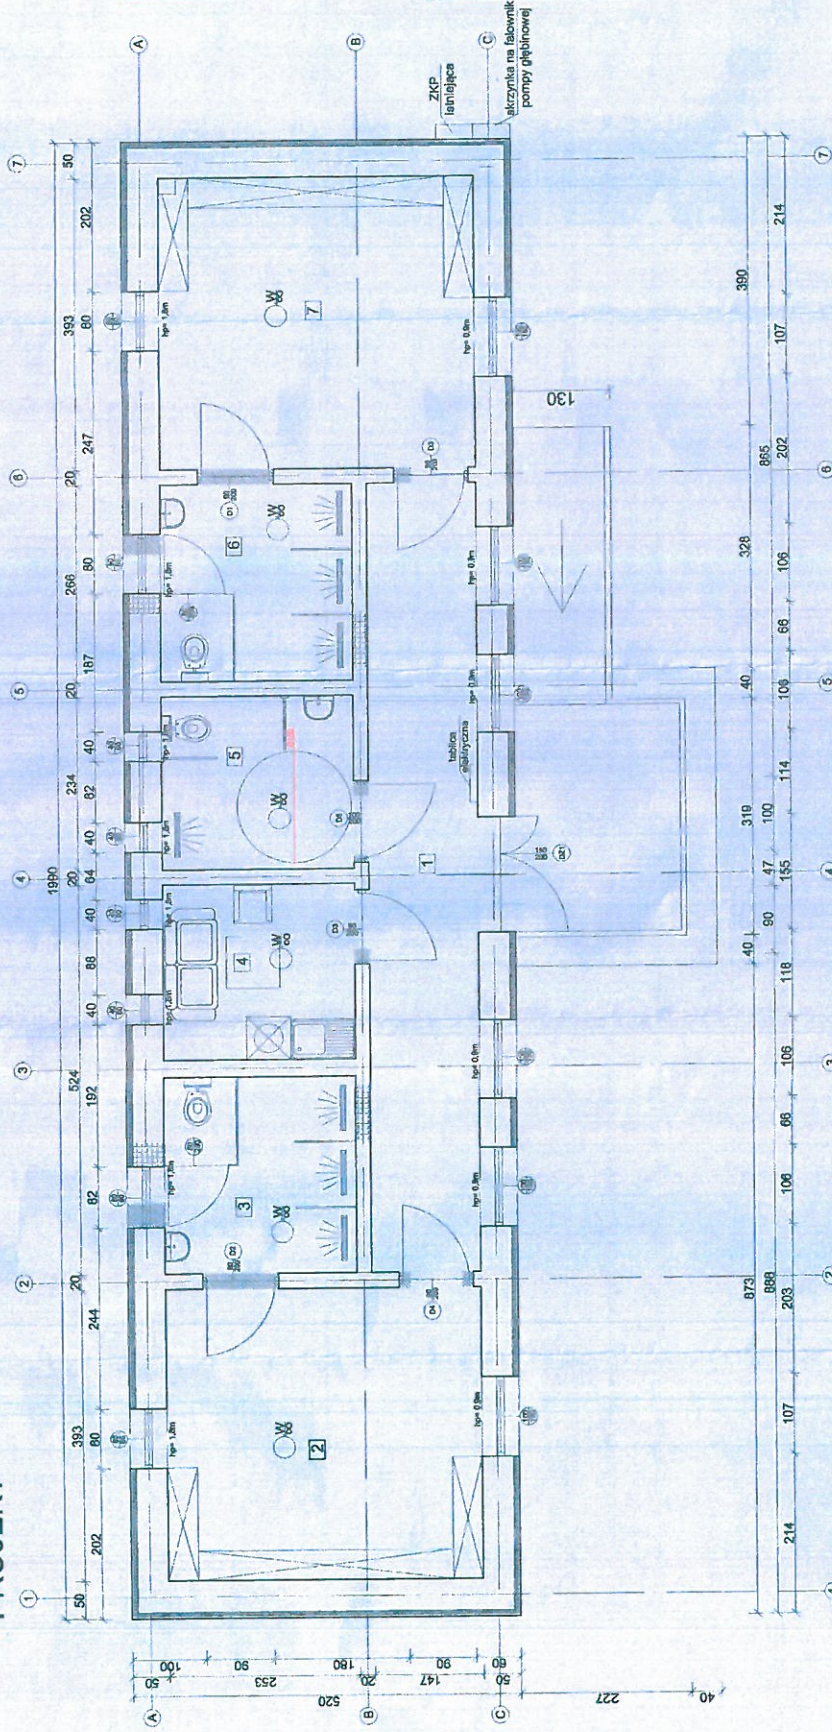

Nr	Opis pomieszczenia	Wzrost	Wzrost	Wzrost	Wzrost	Wzrost	Wzrost
1	KUCHNIA	18,84m	13,20m	2,70m	2,70m	2,70m	2,70m
2	ŁAZIENKA	15,51m	4,00m	2,70m	2,70m	2,70m	2,70m
3	ŁAZIENKA	8,79m	18,00m	2,70m	2,70m	2,70m	2,70m
4	POKÓJ DZIECI	8,79m	18,00m	2,70m	2,70m	2,70m	2,70m
5	POKÓJ DZIECI	8,79m	18,00m	2,70m	2,70m	2,70m	2,70m
6	POKÓJ DZIECI	8,79m	18,00m	2,70m	2,70m	2,70m	2,70m
7	ŁAZIENKA	8,79m	18,00m	2,70m	2,70m	2,70m	2,70m

do zamurowania
do wyburzenia
przewód wentylacyjny Ø150
z wentylatorem elektrycznym

Uwaga:
w łazience dla niepełnosprawnych zamontować
urządzenia sanitarne spełniające wymogi dla osób
niepełnosprawnych

PROJEKT

Jacek Jurecki
ul. 006 7811 531 501 022 008
email: biuro@projekt.pl
www.projekt.pl

Autorka projektu:
mgr inż. Jacek Jurecki
ul. 006 7811 531 501 022 008
email: biuro@projekt.pl
www.projekt.pl

Opis obiektu:
Int. Permie Łazienka

Opis obiektu:
Remont budynku szatni sportowej
P.B.

Plan nr:
P-1

Skala:
1:50

Projekt:
rzut pomieszczeń - projekt
Strzebia Krójewski 30 MAR 2001

RZUT DACHU
-PROJEKT-
SKALA 1:50




Uwaga:
zastosować wentylacyjne kominiki dachowe z
odprowadzeniem skroplin na zewnątrz.

<p>PROJEKT</p> <p>Jakub Mierzej</p> <p>58-500 Strzelica Król., ul. Wodociągowa 2B tel. 71 711 031; 501 036 035 www.jmprojekt.pl</p>	
<p>Autor projektu:</p> <p>mgr inż. Jakub Mierzej Wydział Inżynierii Budowlanej Instytut Inżynierii Budowlanej ul. P. Kosciuszki 7 40-002 Katowice, tel. 71 711 031 nr ewid. LUBUSKI010600007</p>	<p>Pełnia</p> <p><i>[Signature]</i></p>
<p>Opiniowali:</p> <p>inż. Pamela Łaszewska</p>	<p><i>[Signature]</i></p>
<p>Obiekt:</p> <p>Remont budynku szatni sportowej w Starym kurorcie</p>	<p>Stadium:</p> <p>P.B.</p>
<p>Bransz:</p> <p>Adres inwestycji: m. Stary Kurort ul. Wodociągowa 2B 40-002 Stary Kurort</p>	<p>Inwestor:</p> <p>Gmina Stary Kurort ul. Wodociągowa 2B 40-002 Stary Kurort</p>
<p>Wykonanie:</p> <p>rzut dachu - projekt</p>	<p>Skala:</p> <p>P.2</p>
<p>Blansz:</p> <p>1:50</p>	<p>Maksymalna data:</p> <p>30 MAR. 2021</p>
<p>Figura nr:</p> <p>30 MAR. 2021</p>	<p>Fig. nr:</p> <p>30 MAR. 2021</p>

RZUT POMIESZCZEN
-PROJEKT-
SKALA 1:50

PROJEKT KS+W

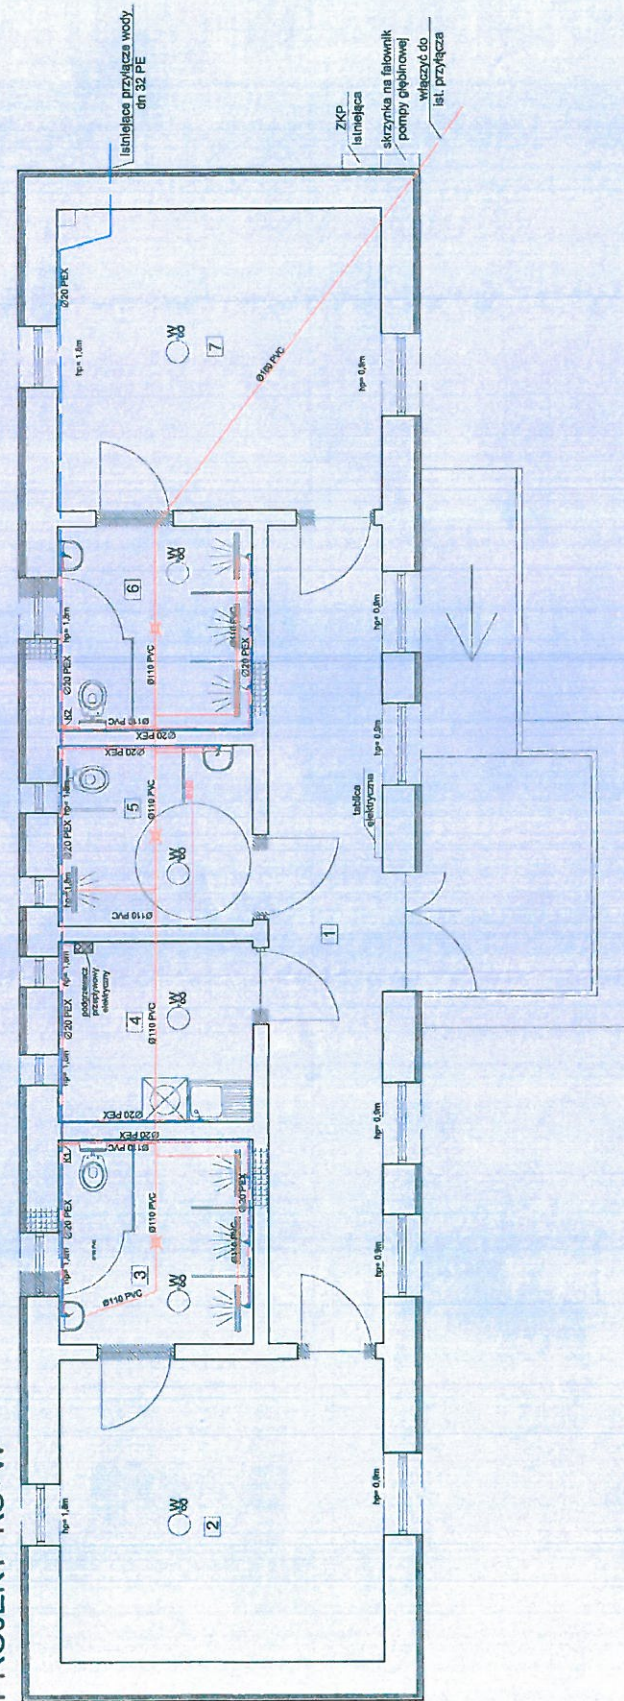

nr	opis	symbol	skala
1	KUCHNIA	15,0m x 2,70m	2,70m
2	GÓRNY KĄPIELNIA	14,0m x 2,70m	2,70m
3	ŁAZIENKA	8,70m x 1,80m	2,70m
4	POKÓJ DZIECI	8,70m x 1,80m	2,70m
5	PRACOWNIA	8,70m x 1,80m	2,70m
6	ŁAZIENKA	8,70m x 1,80m	2,70m
7	SZAFKA LICZNIKOWA	1,80m x 1,80m	2,70m

- K1 - K2 pion kanalizacji sanitarnej
 wewnętrzna instalacja kanalizacji
 sanitarnej Ø100 PVC
 wewnętrzna instalacja wody
 ciepłej Ø20 PEX
 wewnętrzna instalacja wody
 ciepłej Ø20 PEX
 wypust podłogowy
 do zamurowania
 do wyburzenia

PROJEKT
 Jacek Mielicki
 ul. Wesołogowa 28
 05-506 Strzelce Krajeńskie
 tel. 095 781 831; 061 005 008
 www.jprojekt.pl

Autorka projektu:
 Jacek Mielicki
 ul. Wesołogowa 28
 05-506 Strzelce Krajeńskie
 tel. 095 781 831; 061 005 008
 www.jprojekt.pl

Opis:
 Projekt instalacji kanalizacji sanitarnej i ciepłej wody użytkowej w mieszkaniu nr 10/100 w bloku nr 10/100 w Strzelcu Krajeńskim.

Długość:
 Inz. Jacek Mielicki

Obiekt:
 Remont budynku szklarni sportowej
 w Strzelcu Krajeńskim


Skala:
 1:50

Plan nr:
 P-3

Wykonano:
 30 MAR 2021

RZUT POMIESZCZEŃ
-PROJEKT-
SKALA 1:50

PROJEKT C.O.

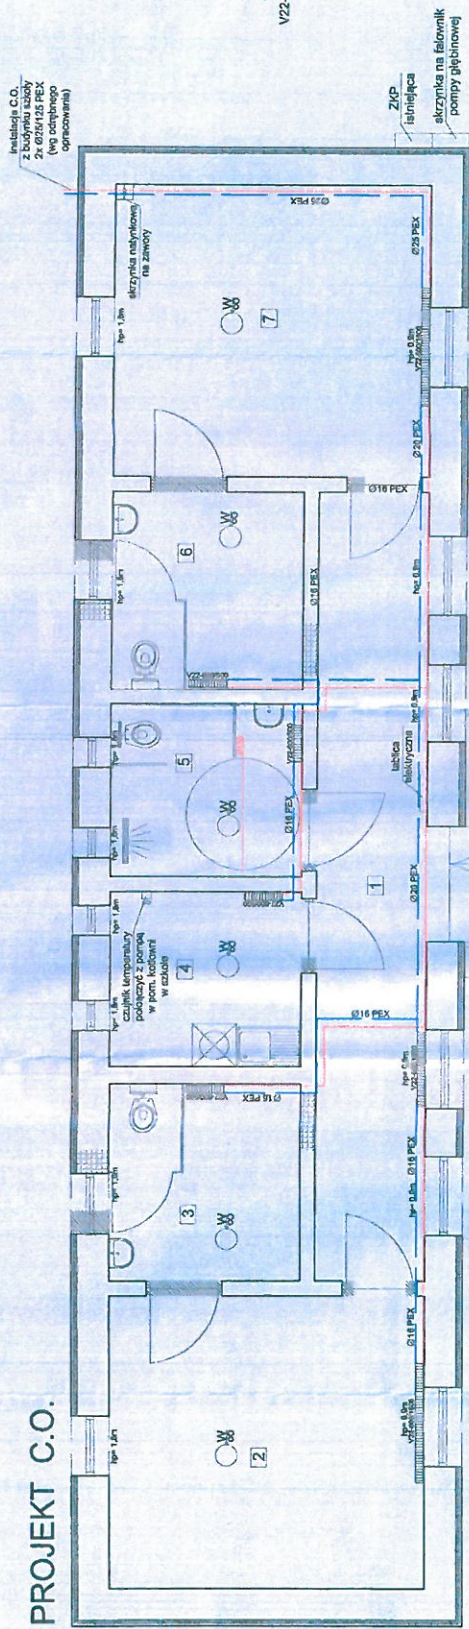

Nr	Pomieszczenie	Wzrost	Opad	Wzrost i opad
1	1	14,5 m	14,5 m	270 m
2	2	14,5 m	14,5 m	270 m
3	3	14,5 m	14,5 m	270 m
4	4	14,5 m	14,5 m	270 m
5	5	14,5 m	14,5 m	270 m
6	6	14,5 m	14,5 m	270 m
7	7	14,5 m	14,5 m	270 m

- Zaizolowanie instalacji c.o.
- Powrót instalacji c.o.
V22-600/1000- byt grzejnika wyroków X azarobiac
do zamurzenia
do wyburzenia

PROJEKT
Jacek Marzec
ul. 500 Strzecha King, ul. Włodzka 2B
tel. 995 791 531; 501 025 026
www.jprojekt.pl

Autorka projektu:
mgr inż. Jacek Marzec
ul. 500 Strzecha King, ul. Włodzka 2B
tel. 995 791 531; 501 025 026
www.jprojekt.pl

Opisowca:
Inż. Renata Łachiewska


Obiekt:
Remont budynku szafki sprężowej
w Starym Kurwowie


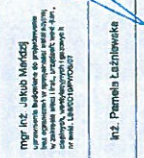
Skala:
1:50

Plan nr:
P-4


Plan nr:
3 0 MAR 2021


 
ELEWACJA FRONTOWA
-PROJEKT-
SKALA 1:50

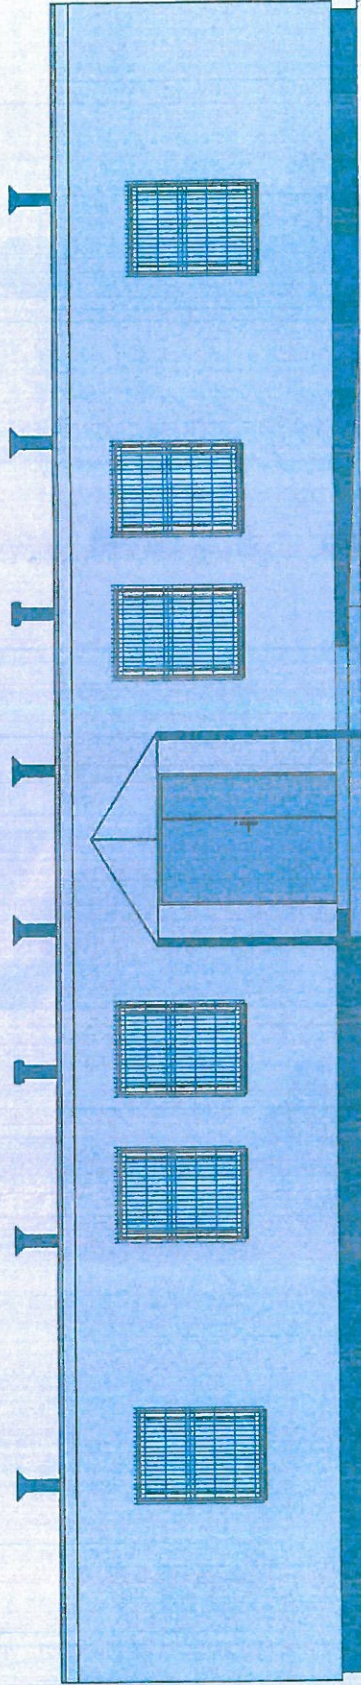


		Jacek Merdaj 65-600 Słuzka Kraj., ul. Wodociągowa 2B tel. 065 7611 631; 501 033 036 email: biuro@projekt.pl www.projekt.pl	
Autor projektu: mgr inż. Jacek Merdaj wykształcenie: inżynier architektura adres: ul. Wodociągowa 2B, 65-600 Słuzka Kraj. adres e-mail: biuro@projekt.pl adres telefonu: 065 7611 631		Podpis: 	
Opracowała: inż. Pamela Łachławska		Status: P. B.	
Obiekt: Remont budynku szpitali społecznej w Słazym Kurowie		Branża: Kolor linijek: lin. czarna - 000 lin. czerwona - 001 lin. zielona - 002 lin. niebieska - 003 lin. fioletowa - 004 lin. szara - 005	
Skala: 1:50		Data: 30 MAR. 2021	
Projekt: elewacja frontowa - projekt		Nr rys.: P-5	

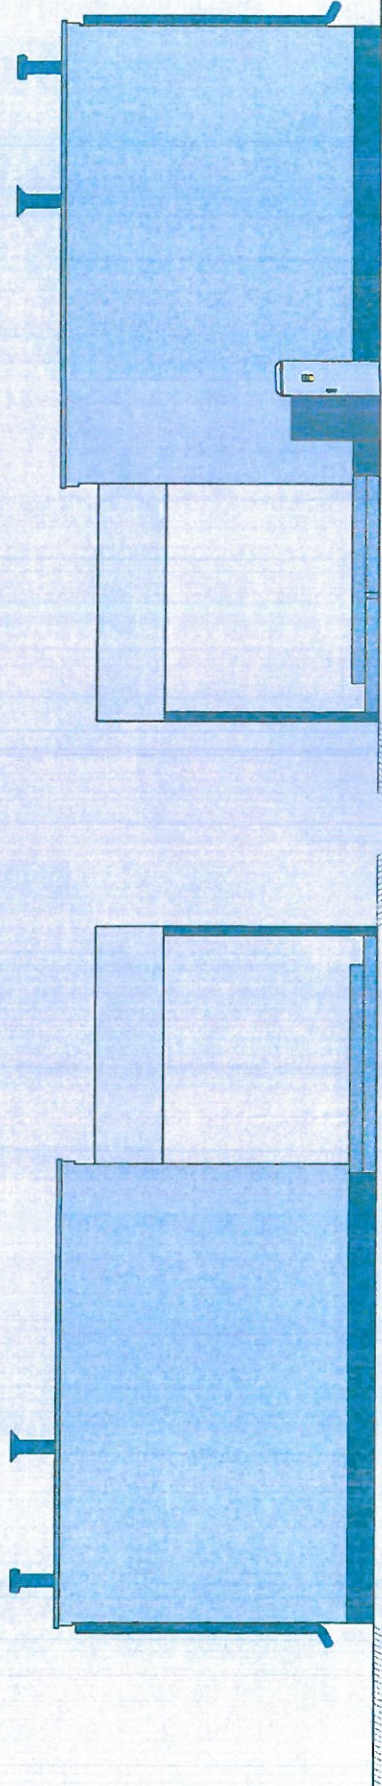


ELEWACJE BOCZNE
-PROJEKT-
SKALA 1:50






		Jakub Marciński 66-500 Strzelos Król, ul. Wodociągowa 2B tel. 056 7811 831; 801 056 038 email: biuro@jmarciński.pl; www.jmarciński.pl	
Autor projektu: mgr inż. Jakub Marciński specjalista budownictwa ogólnego w zakresie: projektowania i nadzoru nad realizacją inwestycji w zakresie budownictwa ogólnego		Podpis: 	
Opracowała: inż. Pamela Łaznińska		Stadium: P.B.	
Obiekt: Remont budynku szatni sportowej w Starym Kutnie			
Inwestor: Inwestor: Inwestor: ul. Karczowska ul. Dąbrowskiego 1 ul. nr 284 66-500 Stare Kutno			
Ryzykant: elewacje boczne - projekt		Data: 30 MAR. 2021	
Skala: 1:50		Miejsce i data: Strzelos Królewskie	

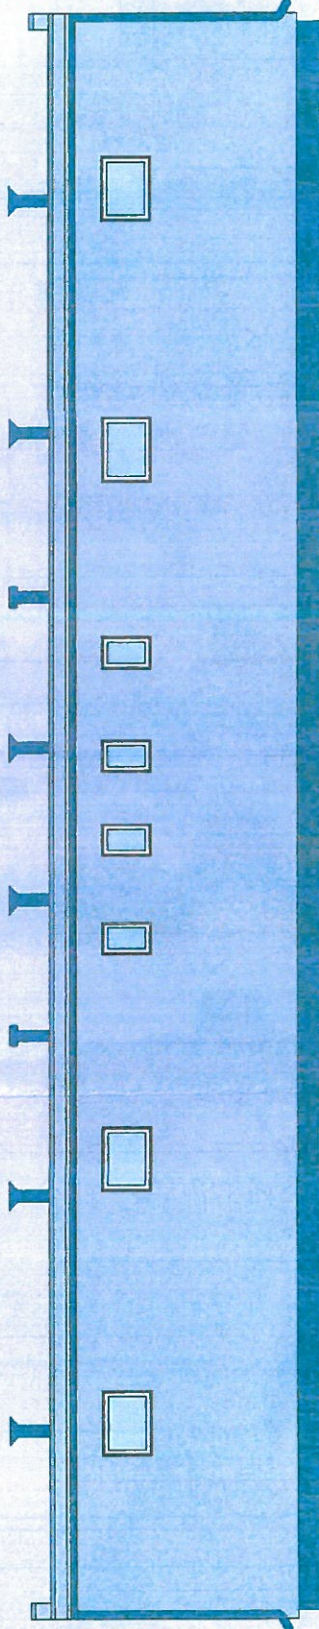ELEWACJA TYLNA
-PROJEKT-
SKALA 1:50



 PROJEKT		Jacek Marciak 00-000 Stralsunda Kola ul. Włodzkiogrowe 2B tel. 095 7811 831; 801 025 025 email: blue@projekt.pl; www.projekt.pl	
Autor projektu: mgr inż. Jacek Marciak specjalista w dziedzinie projektowania w zakresie architektury, inżynierii i inżynierii środowiska nr ewid. 143822/19/19/007		Prosta 	
Opisowni: inż. Pamela Łazewska			
Opis obiektu: Remont budynku szpitala sportowej w Białym Koźminie		Inwestor: P.B.	
Skala: 1:50		Archiwizacja: Urząd Gminy Kozłowo ul. Sienkiewicza 1 15-000 Białe Koźminy tel. 22 74 24 11	
Rozkład: elewacja tylna - projekt		Miejscowość: Białobocze Koźminskie	
Data: 3.0.2020		Data: 3.0.2020	

ZESTAWIENIE STOLARKI OKIENNEJ

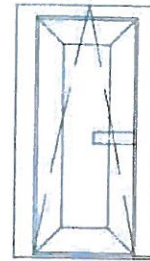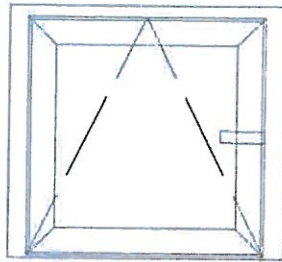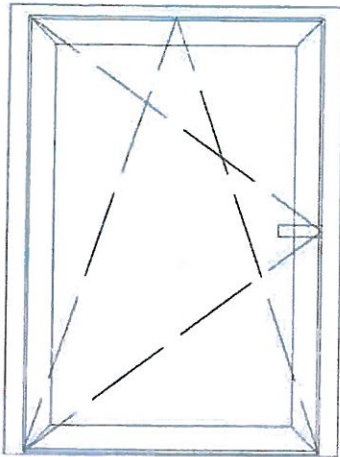

Wymiary zestawcze: 100x150

Zewnętrzne wymiary
ościeżnicy: 98x148

Ilość: 6 szt.

Wymiary zestawcze: 80x60

Zewnętrzne wymiary
ościeżnicy: 78x58

Ilość: 4 szt.



Wymiary zestawcze: 40x60

Zewnętrzne wymiary
ościeżnicy: 38x58

Ilość: 4 szt.

ZESTAWIENIE STOLARKI DRZWIOWEJ

D1

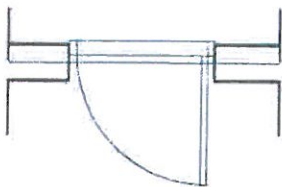
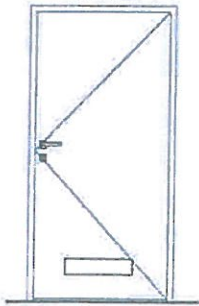


Wymiary zestawcze: 90x200

Zewnętrzne wymiary: 89x199

Ilość: 1 szt.

D2

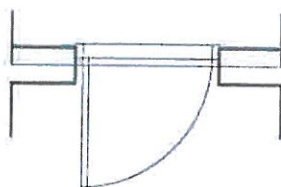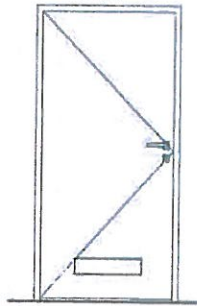

Wymiary zestawcze: 90x200

Zewnętrzne wymiary: 89x199

Ilość: 1 szt.



Jakub Mańdzij
66-500 Strzelce Kraj. ul. Wodociągowa 2B
tel. 095 7611 531; 501 035 036
email: biuro@jmprojekt.pl;
www.jmprojekt.pl

Autor projektu:

mgr inż. Jakub Mańdzij
uprawnienia budowlane do projektowania
bez ograniczeń w specjalności instalacyjnej
w zakresie sieci i inst., urządzeń wod.-ken.,
ciepłych, wentylacyjnych i gazowych
nrwid. LBS/0010/PWOS/07

Podpis

Opracowała:

inż. Pamela Łązniewska

Obiekt:

Remont budynku szatni sportowej
w Starym Kurowie

Stadium:

P.B.

Branża:

Adres inwestycji:
m. Stare Kurowo
ul. Kościuszki
dz. nr 264

Inwestor:
Gmina Stare Kurowo
ul. Daszyńskiego 1
66-640 Stare Kurowo

Rysunek:

zestawienie stolarki okiennej i drzwiowej

Nr rys.:

P-8




Miejsce i data:


Strzelce Krajeńskie


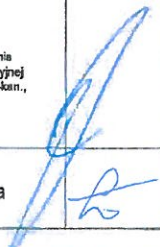
30 MAR. 2021

Proj. nr:

ZESTAWIENIE STOLARKI DRZWIOWEJ

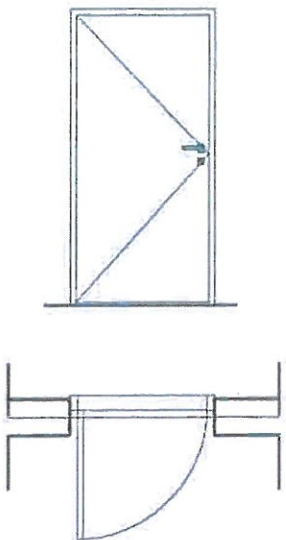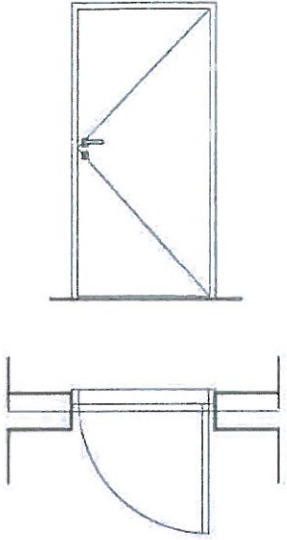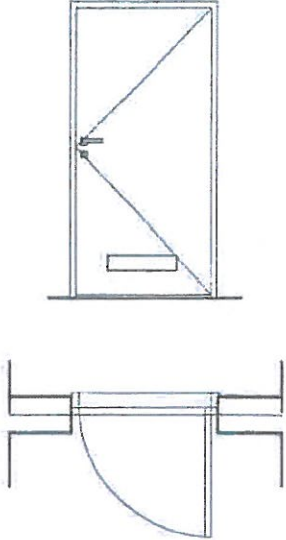D3	D4	D5
		
Wymiary zestawcze: 90x200	Wymiary zestawcze: 90x200	Wymiary zestawcze: 100x200
Zewnętrzne wymiary: 89x199	Zewnętrzne wymiary: 89x199	Zewnętrzne wymiary: 99x199
Ilość: 2 szt.	Ilość: 1 szt.	Ilość: 1 szt.

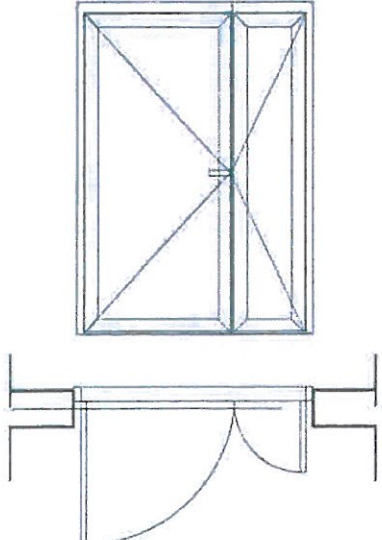ZESTAWIENIE STOLARKI DRZWI ZEWNĘTRZNE
<p style="text-align: center;">DZ1</p> 
Wymiary zestawcze: 150x200
Zewnętrzne wymiary: 149x199
Ilość: 1 szt.

	<p style="text-align: right;"><i>Jakub Mańdzij</i> 66-500 Strzelce Kraj. ul. Wodociągowa 2B tel. 095 7611 531; 501 035 036 email: biuro@jmprojekt.pl; www.jmprojekt.pl</p>
<p>Autor projektu: mgr inż. Jakub Mańdzij uprawnienie budowlane do projektowania bez ograniczeń w specjalności instalacyjnej w zakresie sieci i inst., urządzeń wod.-kan., ciepłowniczych, wentylacyjnych i gazowych nr ewid. LBS/0010/PWOS/07</p>	<p>Podpis</p> 
<p>Opracowała: inż. Pamela Łażniewska</p>	
<p>Objekt: Remont budynku szatni sportowej w Starym Kurowie</p>	<p>Stadium: P.B.</p>
<p>Branża:</p>	
<p>Adres inwestycji: m. Stare Kurowo ul. Kościuszki dz. nr 264</p>	<p>Inwestor: Gmina Stare Kurowo ul. Daszyńskiego 1 66-540 Stare Kurowo</p>
<p>Rysunek: zestawienie stolarki drzwiowej</p>	<p>Nr rys.: P-9</p>
<p>Miejsce i data: Strzelce Krajeńskie 30 MAR. 2021</p>	
<p>Proj. nr:</p>	